
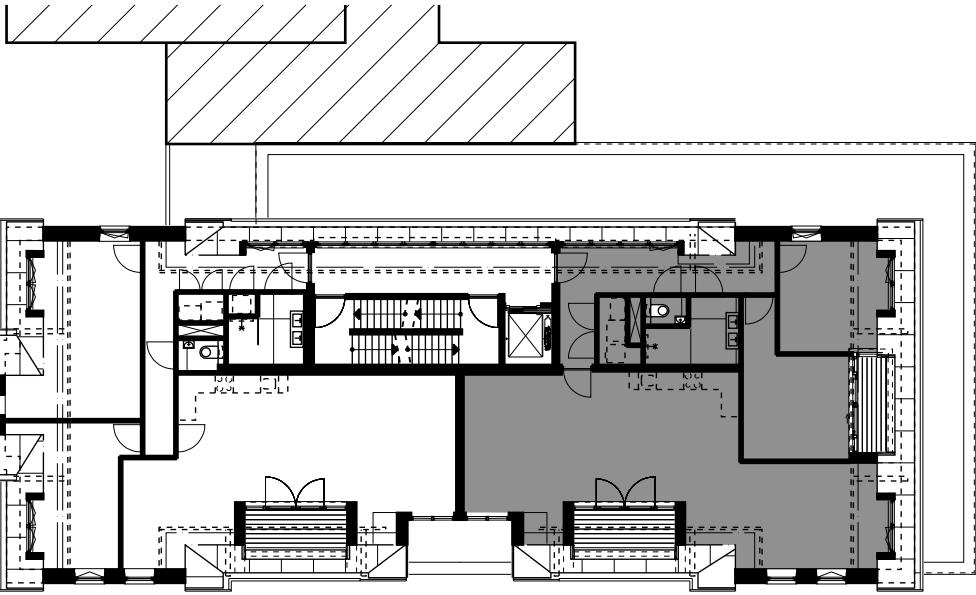


BELENDEND PERCEEL

RENVOOI INSTALLATIES

- RM 230V rookmelder op woonhuis installatie
- BL buitenlichtpunt
- wandlichtpunt
- plafondlichtpunt
- db deurbel
- TH thermostaat verwarming
- loze leiding, enkele inbouwdoos
- WK aansluitpunt tbv wasemkap
- KK aansluitpunt koelkast
- perilex
- enkelpolige schakelaar
- enkelpolige dubbele schakelaar
- wisselschakelaar
- BL schakelaar tbv buitenlichtpunt
- enkele wandcontactdoos met randaarde
- dubbele wandcontactdoos met randaarde
- intercom
- afzuigpunt ventilatie
- handdoek radiator
- vloerverwarming
- vluchtroute aanduiding
- NV noodverlichting aansluiten op noodstroom voorziening

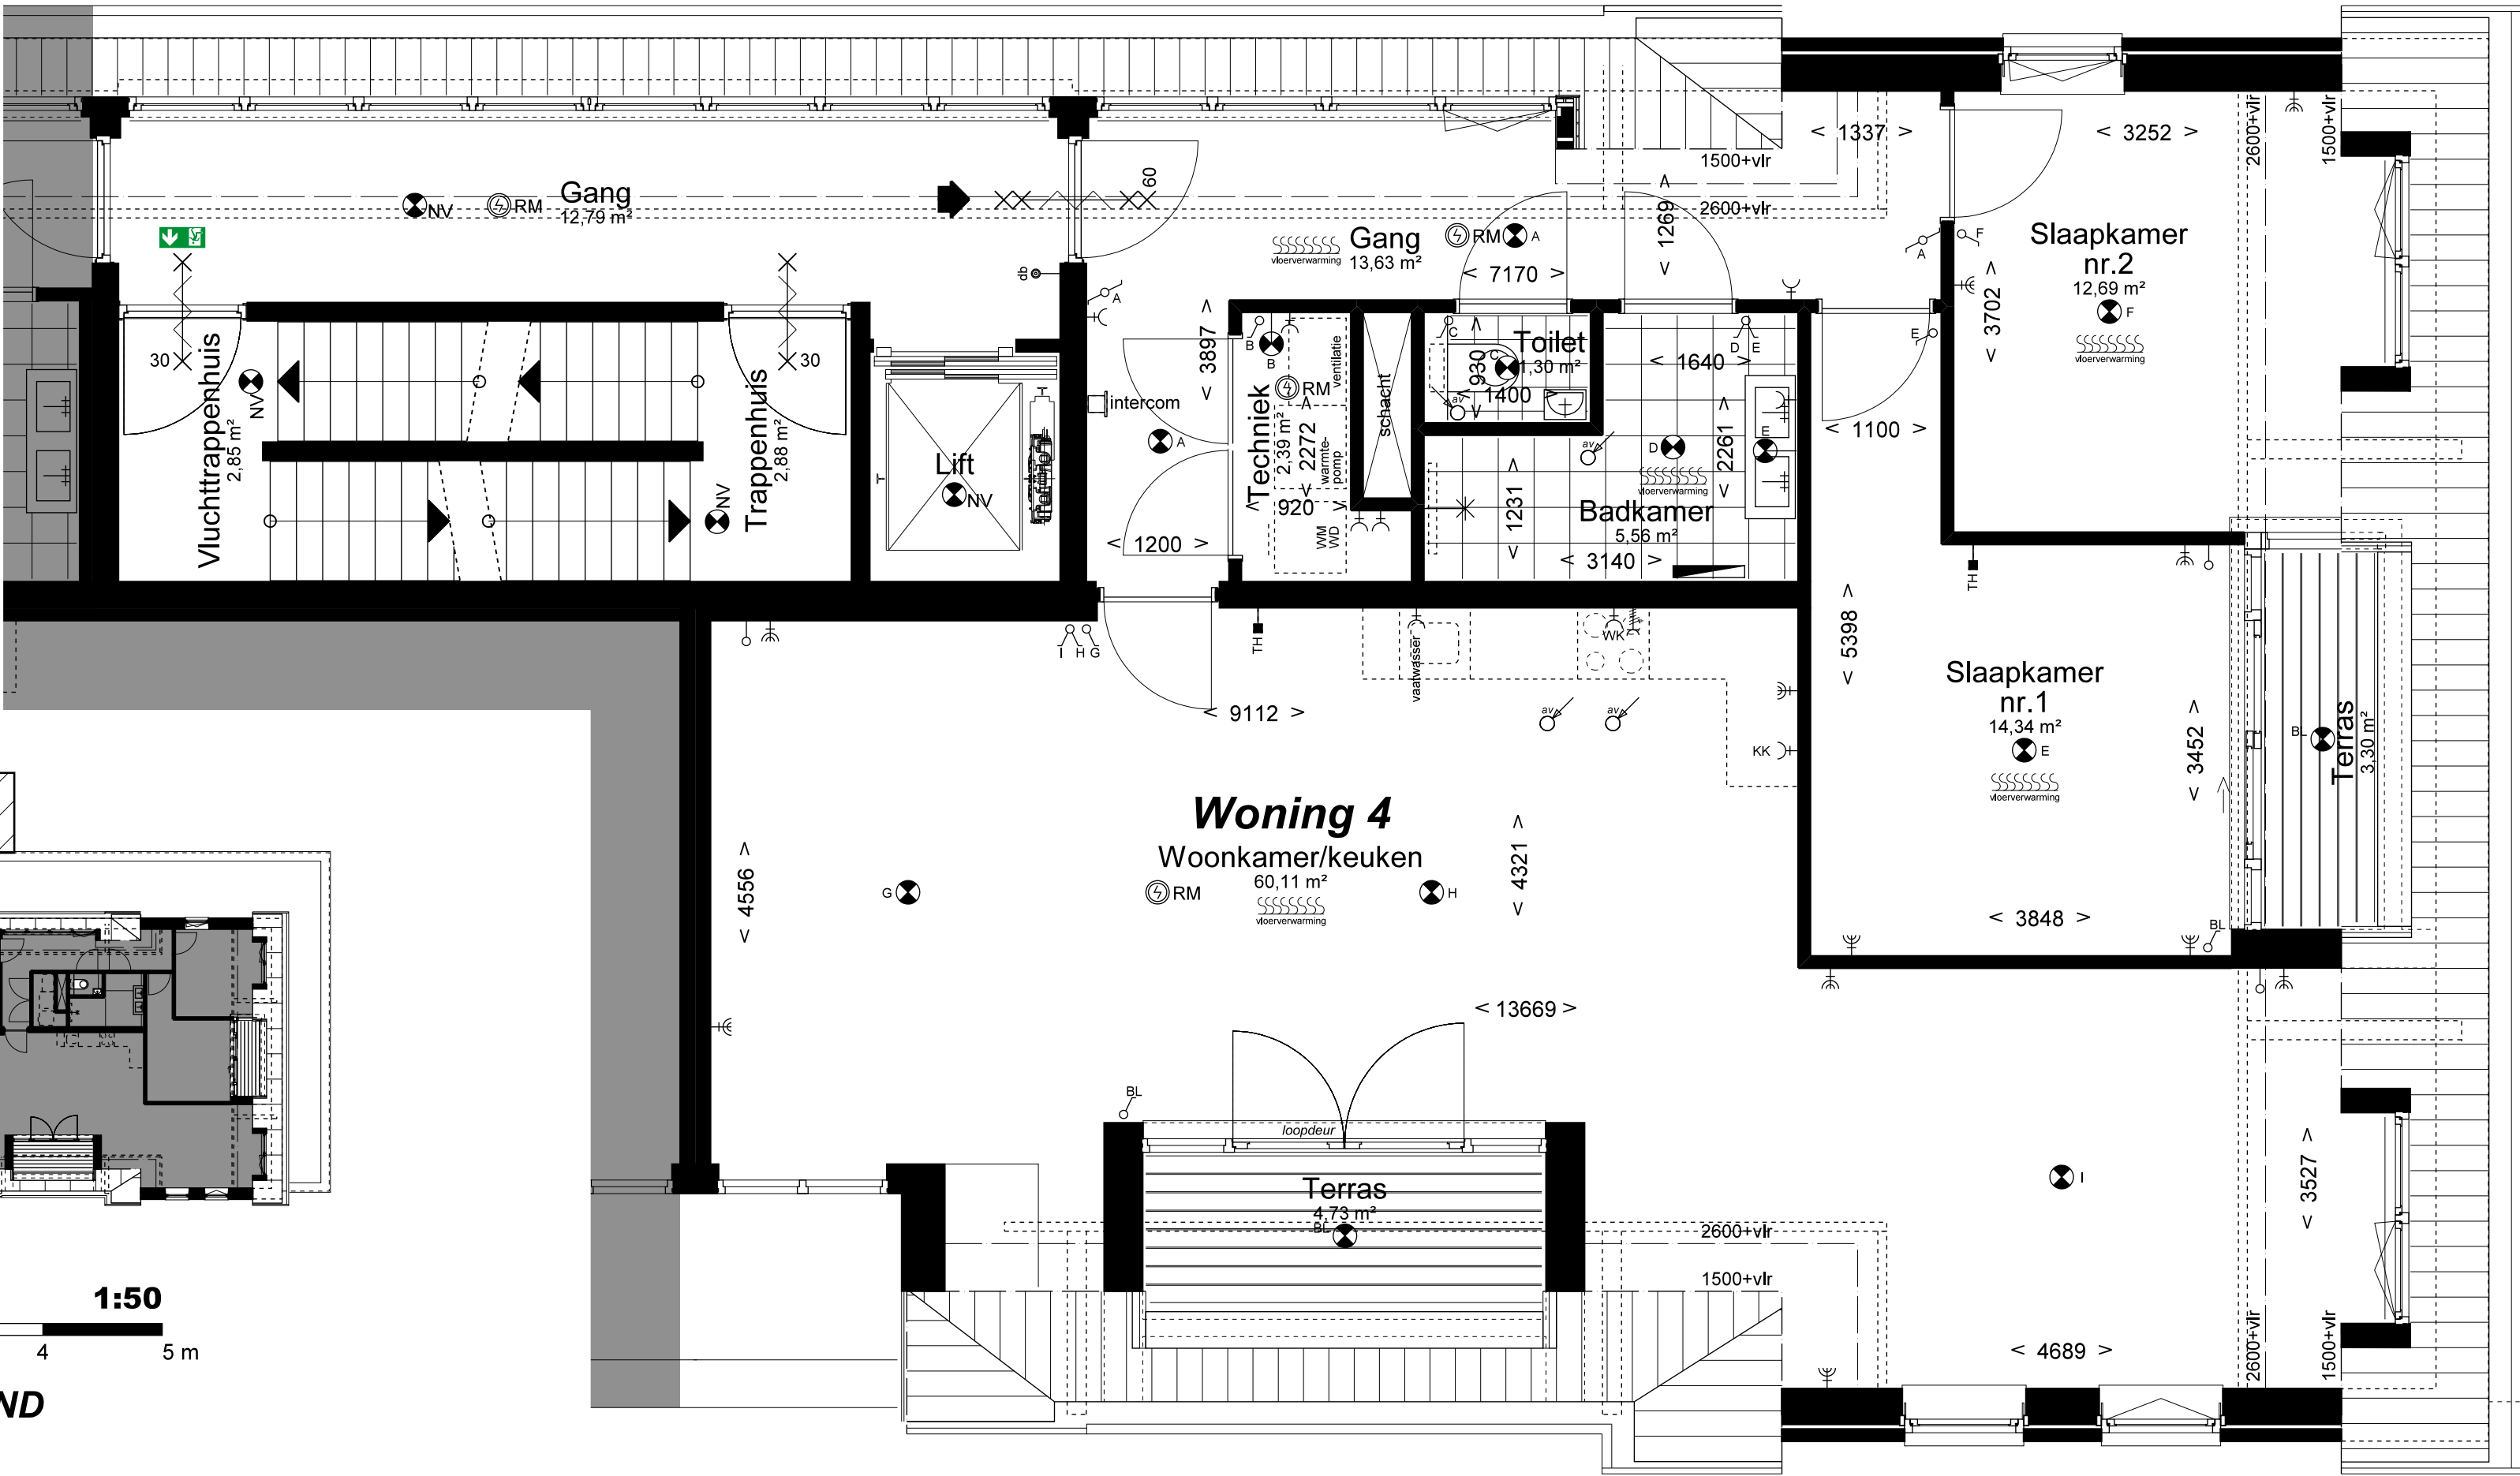

SCHAAL: 1:50
0 1 2 3 4 5 m

VERKOOP PLATTEGROND
BOUWNUMMER 04
2e VERDIEPING